



# RZUT PIĘTRA

1:100

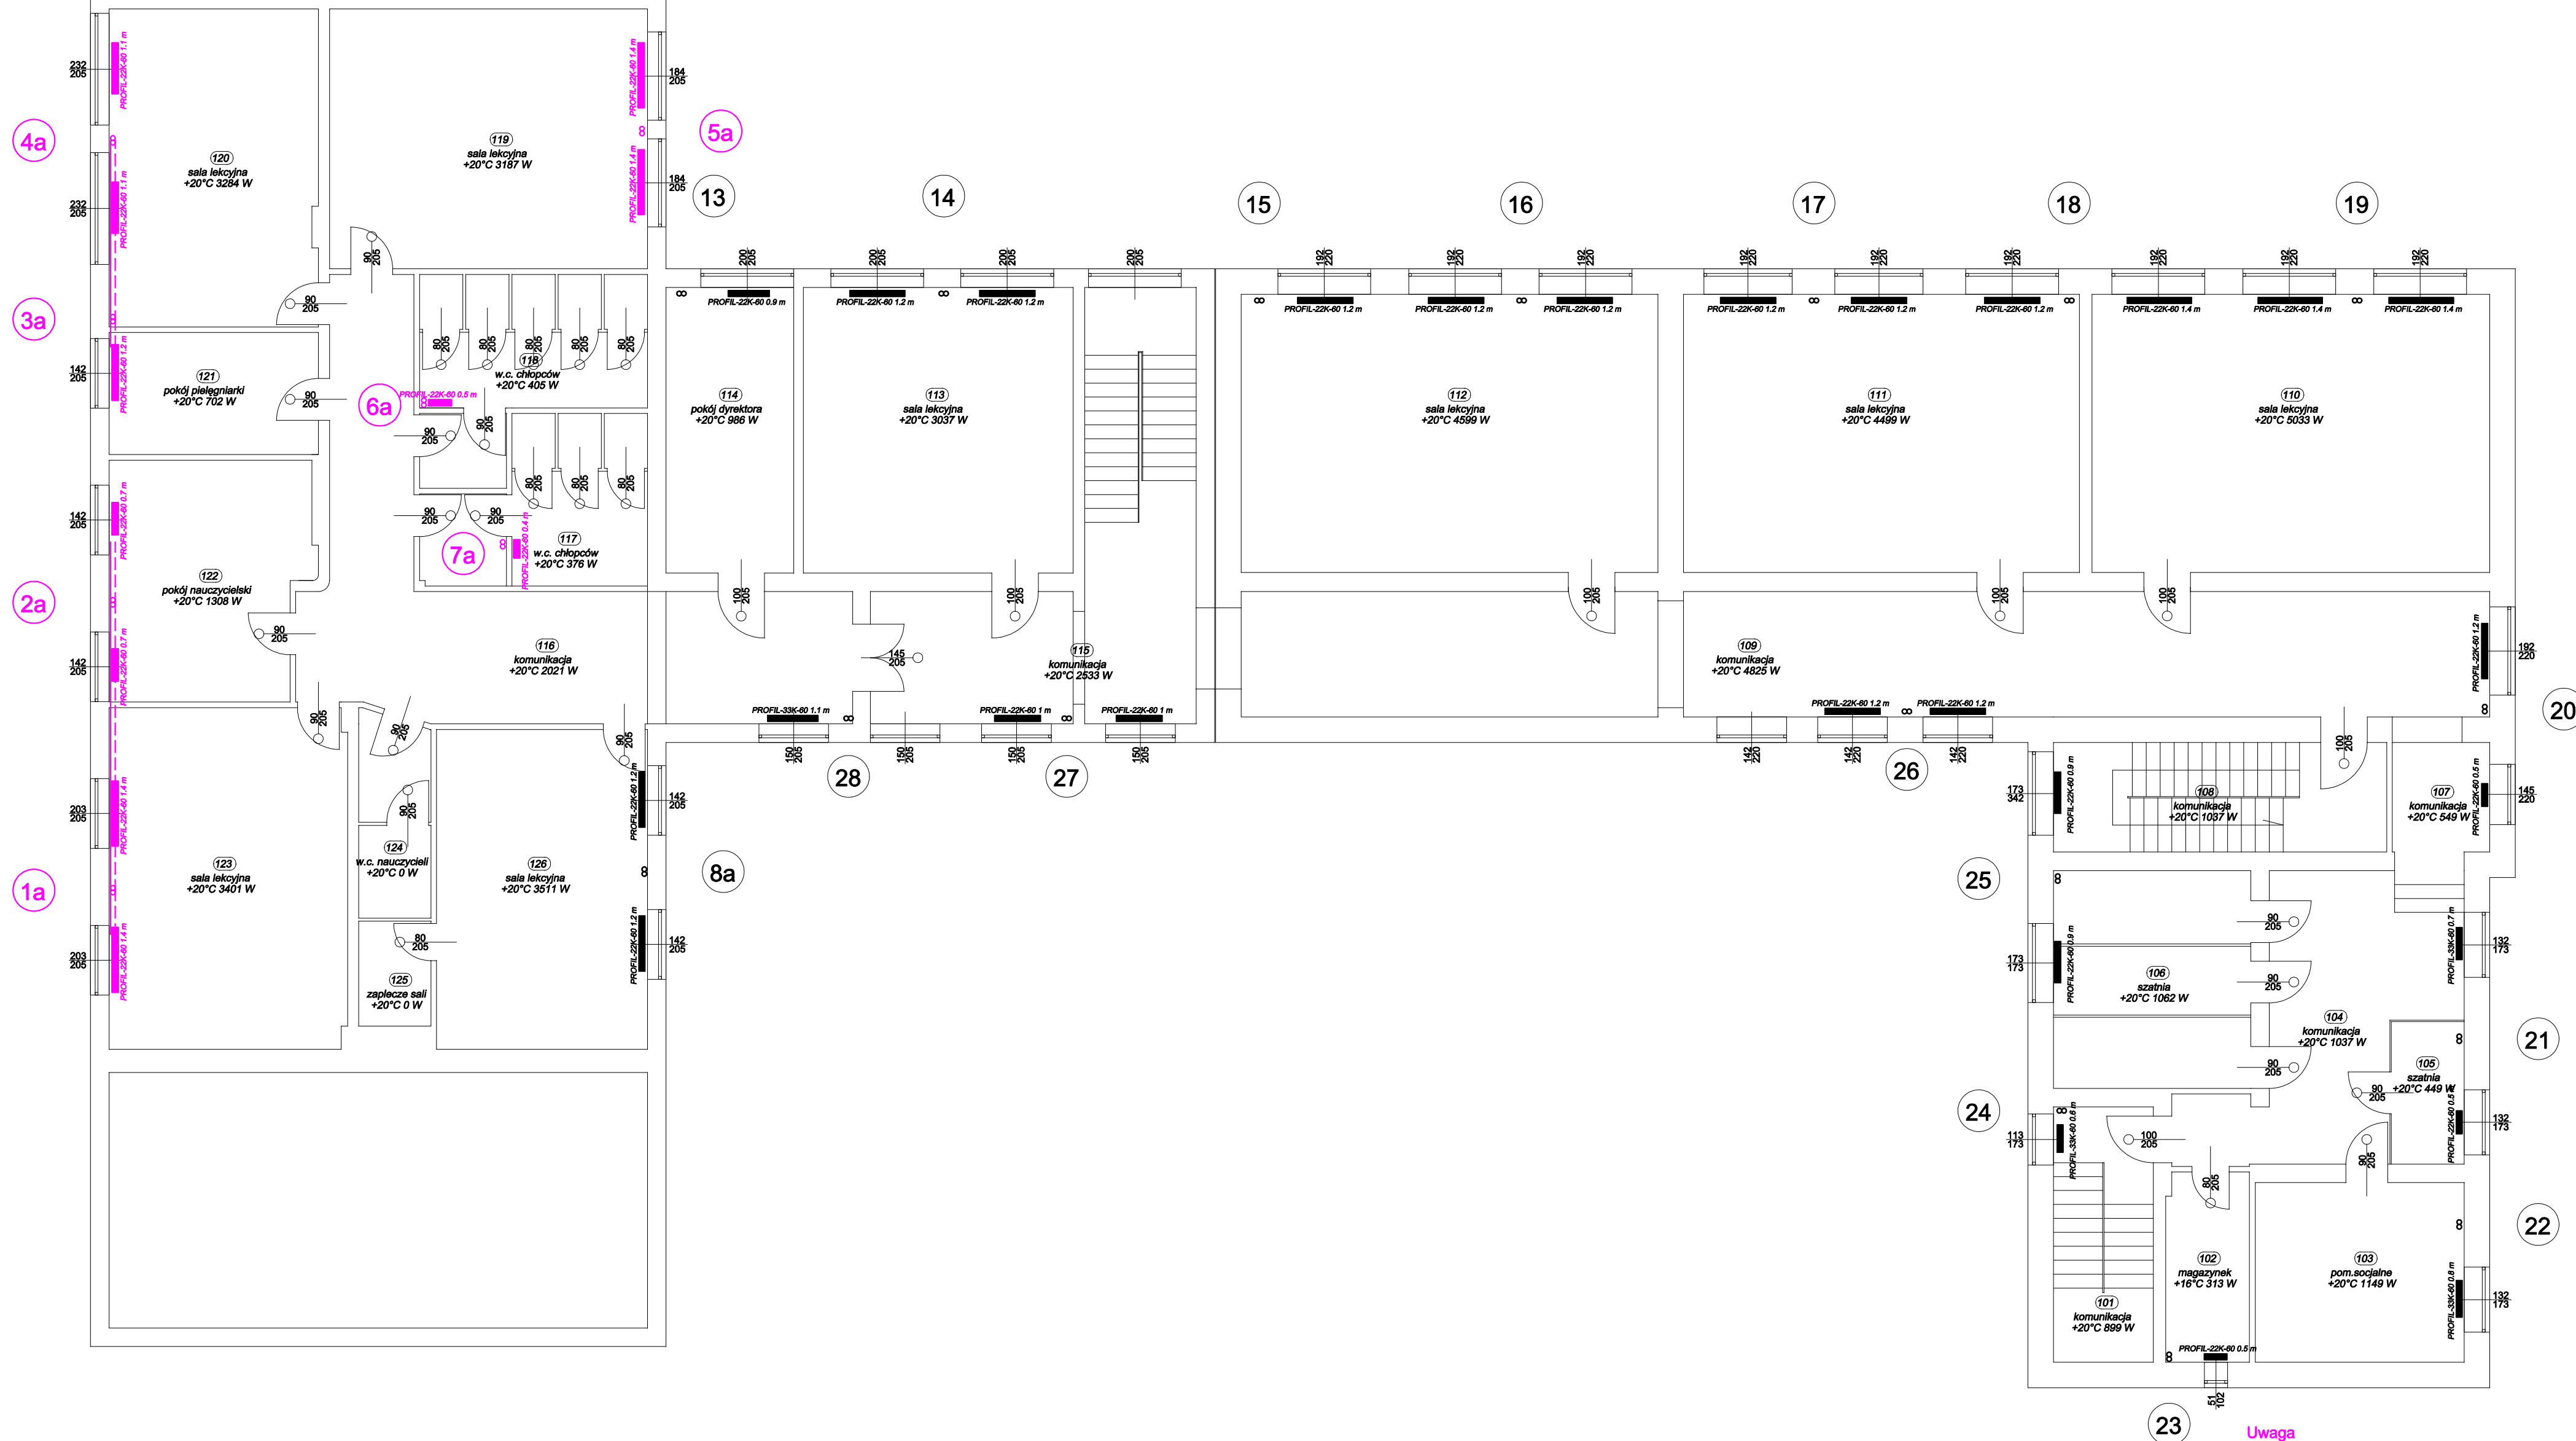

Uwaga  
Instalacja wymieniona na nową nie objęta  
poniższym opracowaniem.  
Instalacja wykonana według opracowania [1].

		Dąbrówka 13, 42-110 Popów NIP 574-167-89-56 IDS 240318331	
PROJEKT BUDOWALNY PRZEBUDOWY INSTALACJI C.O. W BUDYNKU ZESPOŁU SZKOŁ. IM. B. PRUSA W GARNKU PRZY UL. SZKOLNEJ 18			
NAZWA OPRACOWANIA PRZEDMIOT RYSUNKU	RZUT PIĘTRA	SKALA 1:100	RYS. 3
PROJEKTOWAŁ mgr inż. KRZYSZTOF ŻELAZKIEWICZ	nr upr. 455/02		DATA 10.08
SPRAWDZIŁ mgr inż. ZBIGNIEW JARKIEWICZ	nr upr. 717/01		DATA 10.08